





MINISTERO DELLA CULTURA

DIREZIONE REGIONALE MUSEI VENETO

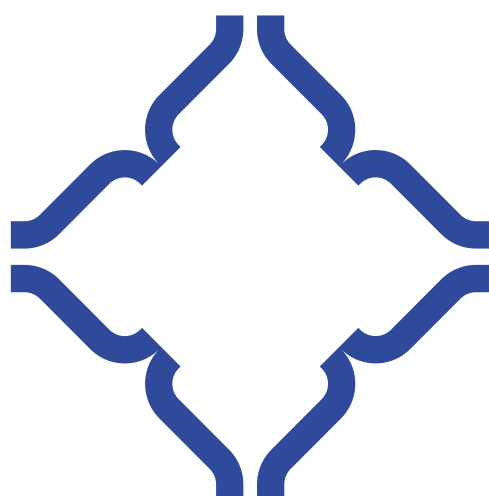

GALLERIA
GIORGIO FRANCHETTI
ALLA **CA'D'ORO**

PROGETTO	Progettazione impiantistica finalizzata all'adeguamento impiantistico e normativo impianti elettrici, speciali ed antincendio per ottenimento CPI - I° Stralcio CUP: F76D14009710001 - F76D19000030005 Venezia - Galleria Giorgio Franchetti alla Ca' d'Oro
COMMITTENTE	MINISTERO DELLA CULTURA Direzione regionale Musei Veneto RUP: arch. Annunziata Genchi
PROGETTAZIONE	Responsabile del progetto: arch. Annunziata Genchi Collaboratori al progetto: arch. Roberta Bartolone Impianti: ing. Luciano Viero (Prisma Engineering) Sicurezza: arch. Vincenzo Casali (Vincenzo Casali Studio)
FASE PROGETTUALE	PROGETTO ESECUTIVO AI SENSI DEL D.LGS N. 50/2016
CODICE	EG-IES.2
OGGETTO	PIANTA PRIMO LIVELLO ESPOSITIVO - IMPIANTO DI ILLUMINAZIONE DI EMERGENZA
FILE	04920PG002
DATA	31-01-2024

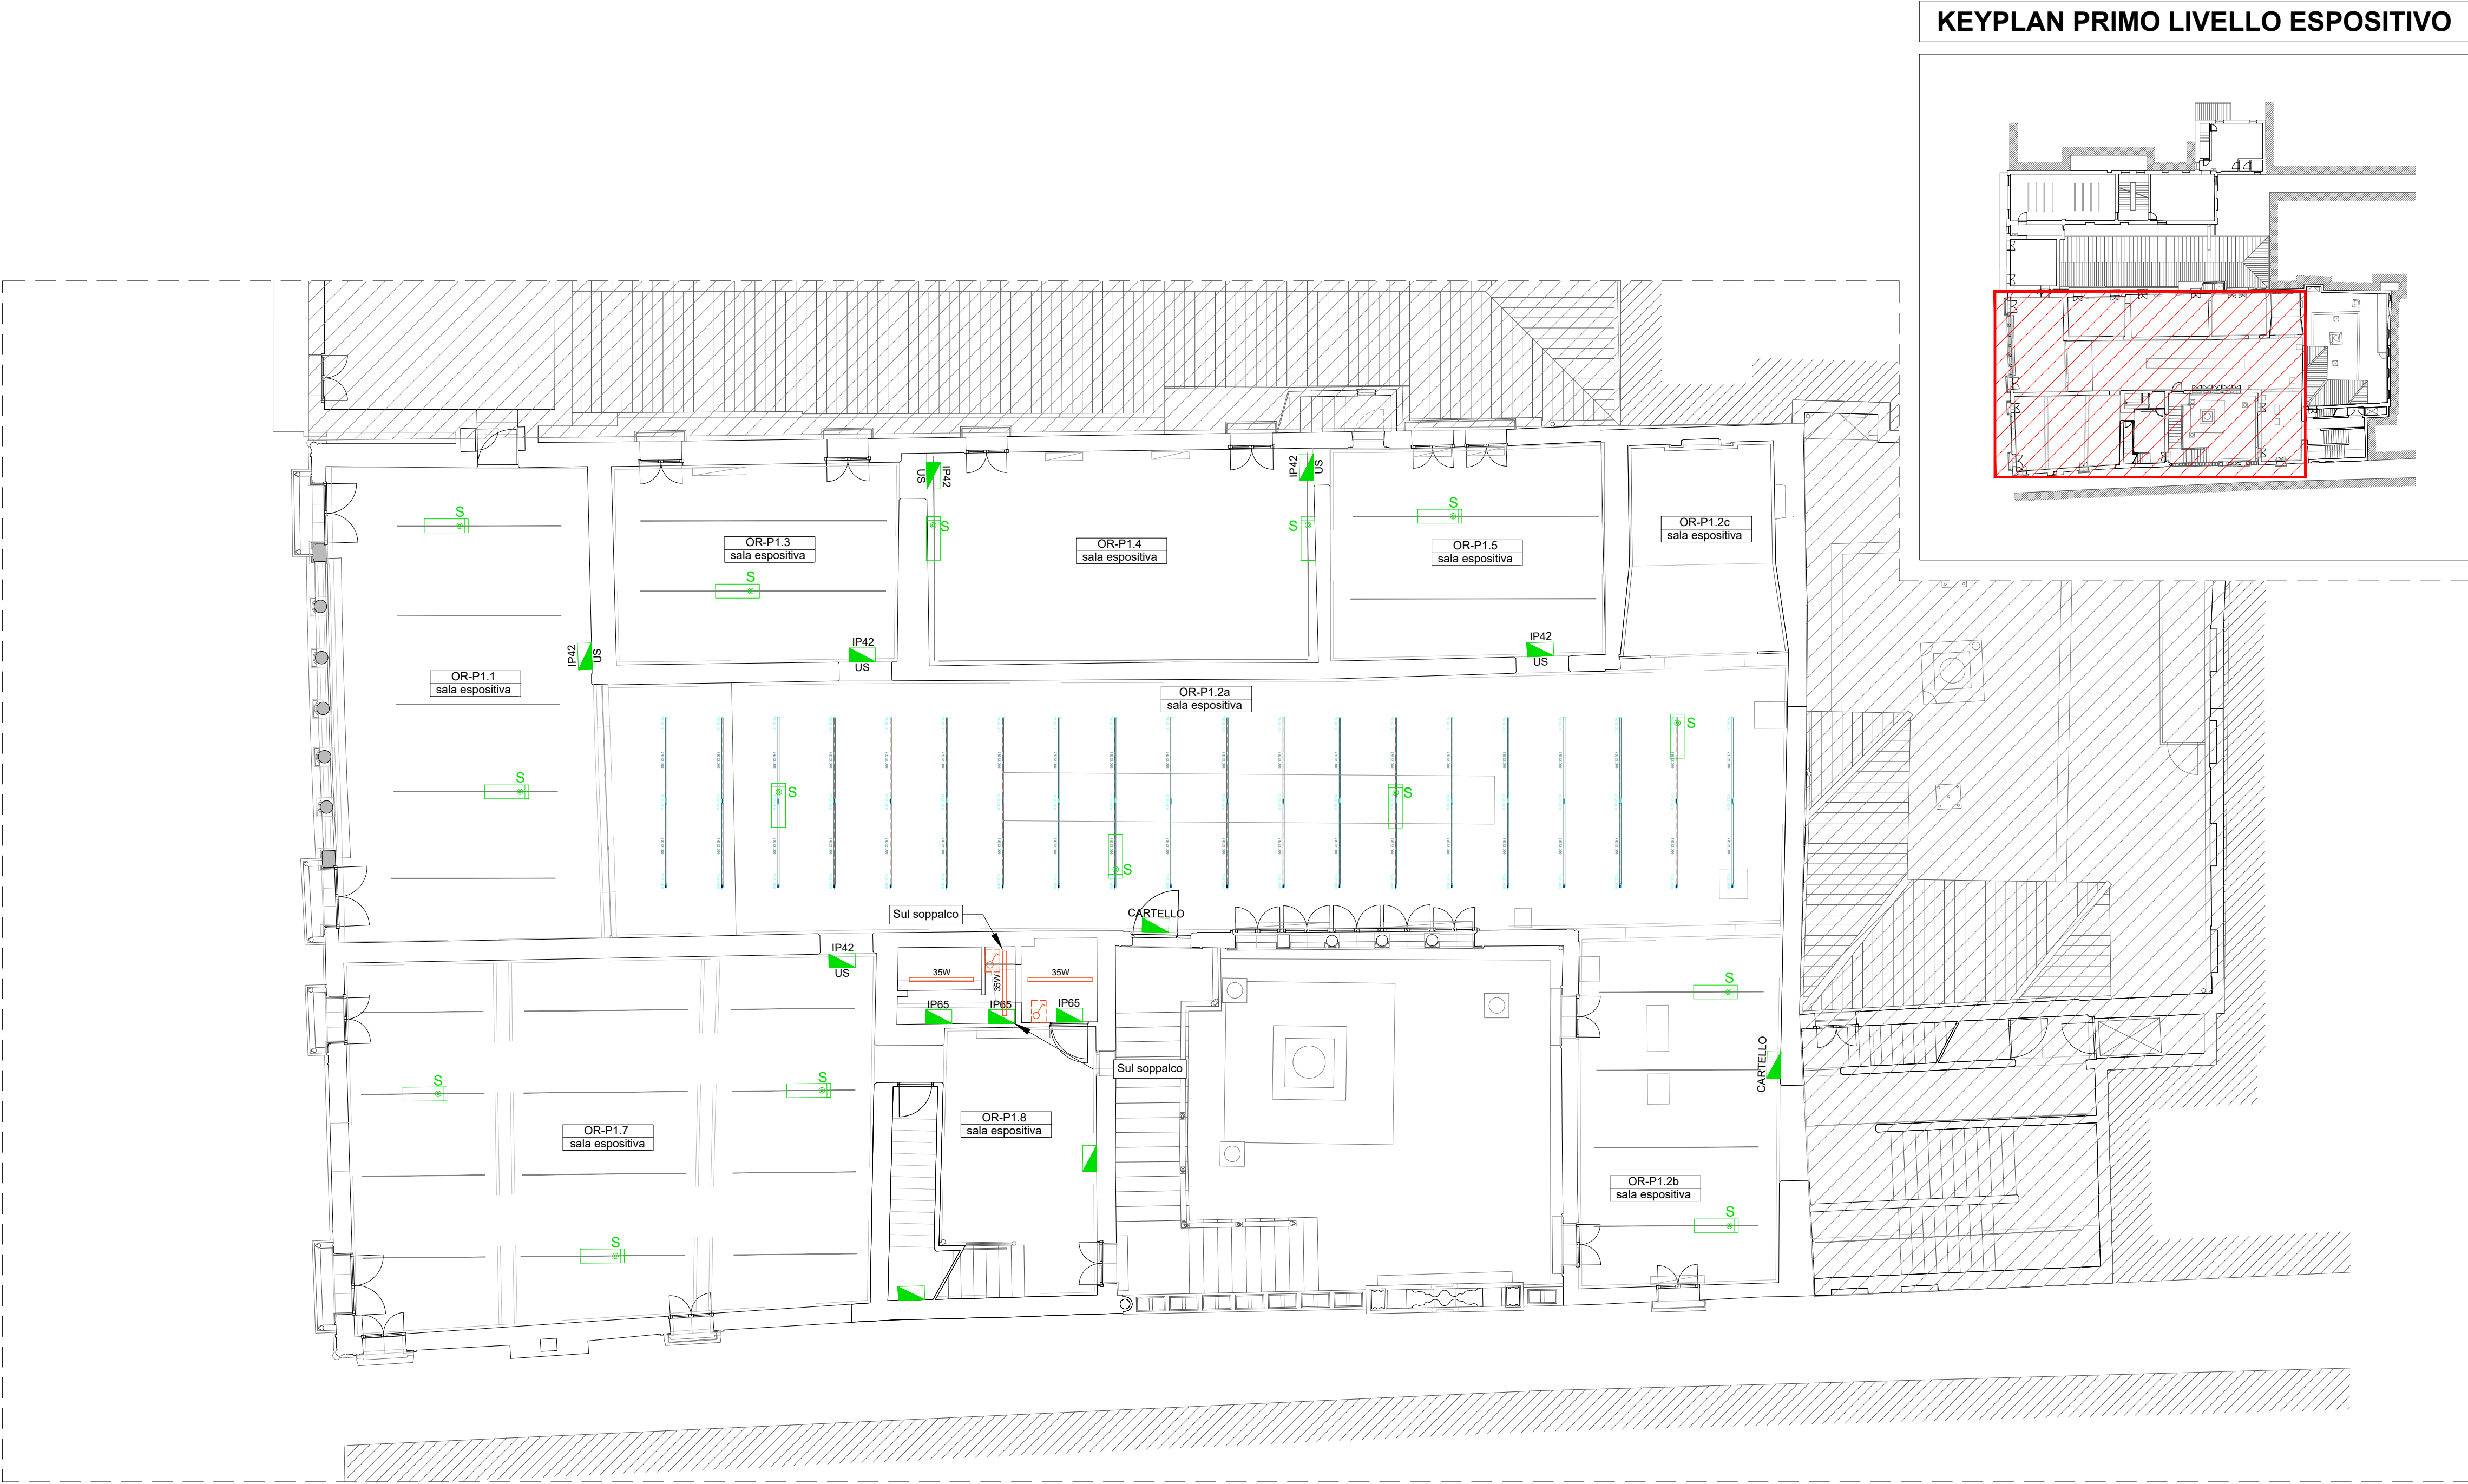

Pianta Piano Primo - Cà D'Oro
Illuminazione d'emergenza
Scala 1:100

LEGENDA SIMBOLI		
Immagine	Simbolo	Descrizione
		Corpo illuminante per l'illuminazione di emergenza autonoma con autotest, installato a parete o a soffitto, completo di sorgente luminosa a LED 290 lm 2 W, grado di protezione IP66
		Corpo illuminante per l'illuminazione di emergenza autonome con autotest, installato a parete, a soffitto o a bandiera, 1,6 W, grado di protezione IP42 con pittogramma per segnalazione uscita di emergenza
		Corpo illuminante per l'illuminazione di emergenza autonoma con autotest, installato a parete o a soffitto, completo di sorgente luminosa a LED 400 lm 5,4 W, grado di protezione IP65
		Corpo illuminante per l'illuminazione d'emergenza alimentato da batterie autonome, installato su binari elettrificati, completo di sorgente luminosa a LED 183 lm 1,5 W, simmetrica. Esclusa dal presente appalto.
		Binario esistente
		Binario di nuova installazione
		Corpo illuminante in policarbonato autoestinguente, installazione a soffitto, sorgente a led con potenza 35W, schermo in policarbonato fotoinciso internamente, temperatura di colore 4000K, Ra 80. Grado di protezione IP65, UGR<22.
		Scatola da esterno completa di tubazioni ed eventuali moduli ciechi
		Frutto interruttore per accensione luci

Ministero della cultura
DIREZIONE GENERALE MUSEI
DIREZIONE REGIONALE MUSEI VENETO

SEDE PRINCIPALE
San Marco, 63 - 30124 VENEZIA
tel. 041 2967611
drm-ven@pec.cultura.gov.it
drm-ven@cultura.gov.it

UFFICIO TECNICO
Palazzo Grimani
Castello, 4858 - 30122 VENEZIA
tel. 041 2411507
fax. 041 2411507

VENEZIA - GALLERIA GIORGIO FRANCHETTI ALLA CA' D'ORO

ADEGUAMENTO IMPIANTISTICO E NORMATIVO DEGLI IMPIANTI ELETTRICI, SPECIALI E ANTINCENDIO FINALIZZATO ALL'OTTENIMENTO DEL CERTIFICATO PREVENZIONE INCENDI I° STRALCIO

PROGETTO IMPIANTI ELETTRICI E SPECIALI
I° STRALCIO PRIMO LIVELLO ESPOSITIVO

ELABORATO		E-EE002	PIANTA PRIMO LIVELLO ESPOSITIVO - IMPIANTO DI ILLUMINAZIONE DI EMERGENZA	Progettista ing. Luciano Viero		
CODICE FILE	04920PG002					
DATA	Aprile 2023				PROGETTO ESECUTIVO	
Direzione regionale musei Veneto					1 _____	
Direttore dott. Daniele Ferrara					0 17/04/2023 Prima emissione	
RUP del finanziamento CUP F76D14009710001 arch. Annunziata Genchi					REV. DATA DESCRIZIONE	
RUP del finanziamento CUP F76D19000030005 arch. Giulia Passante					 P.IVA/C.F. 01944500287 Via XI Febbraio 2/a - 35020 Villatora di Saonara (PD) tel. +39 049 8798500 e-mail: prisma@prismaengineering.it PEC: prisma@pec.prismaengineering.it	