





# MINISTERO DELLA CULTURA

DIREZIONE REGIONALE MUSEI VENETO

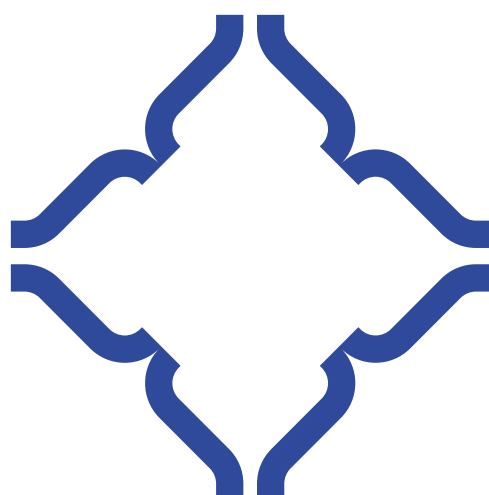

GALLERIA  
GIORGIO FRANCHETTI  
ALLA **CA'D'ORO**

|                     |                                                                                                                                                                                                                                                                   |
|---------------------|-------------------------------------------------------------------------------------------------------------------------------------------------------------------------------------------------------------------------------------------------------------------|
| PROGETTO            | Progettazione impiantistica finalizzata all'adeguamento impiantistico e normativo impianti elettrici, speciali ed antincendio per ottenimento CPI - I° Stralcio<br>CUP: F76D14009710001 - F76D19000030005<br>Venezia - Galleria Giorgio Franchetti alla Ca' d'Oro |
| COMMITTENTE         | MINISTERO DELLA CULTURA<br>Direzione regionale Musei Veneto<br><br>RUP: arch. Annunziata Genchi                                                                                                                                                                   |
| PROGETTAZIONE       | Responsabile del progetto: arch. Annunziata Genchi<br>Collaboratori al progetto: arch. Roberta Bartolone<br><br>Impianti: ing. Luciano Viero (Prisma Engineering)<br>Sicurezza: arch. Vincenzo Casali (Vincenzo Casali Studio)                                    |
| FASE<br>PROGETTUALE | PROGETTO ESECUTIVO<br>AI SENSI DEL D.LGS N. 50/2016                                                                                                                                                                                                               |
| CODICE              | EG-IM.4                                                                                                                                                                                                                                                           |
| OGGETTO             | PALAZZO DUODO - PIANO SECONDO / CA' D'ORO - PIANO PRIMO - AMMEZZATO - IMPIANTO ANTINCENDIO                                                                                                                                                                        |
| FILE                | 04920EO004                                                                                                                                                                                                                                                        |
| DATA                | 31-01-2024                                                                                                                                                                                                                                                        |

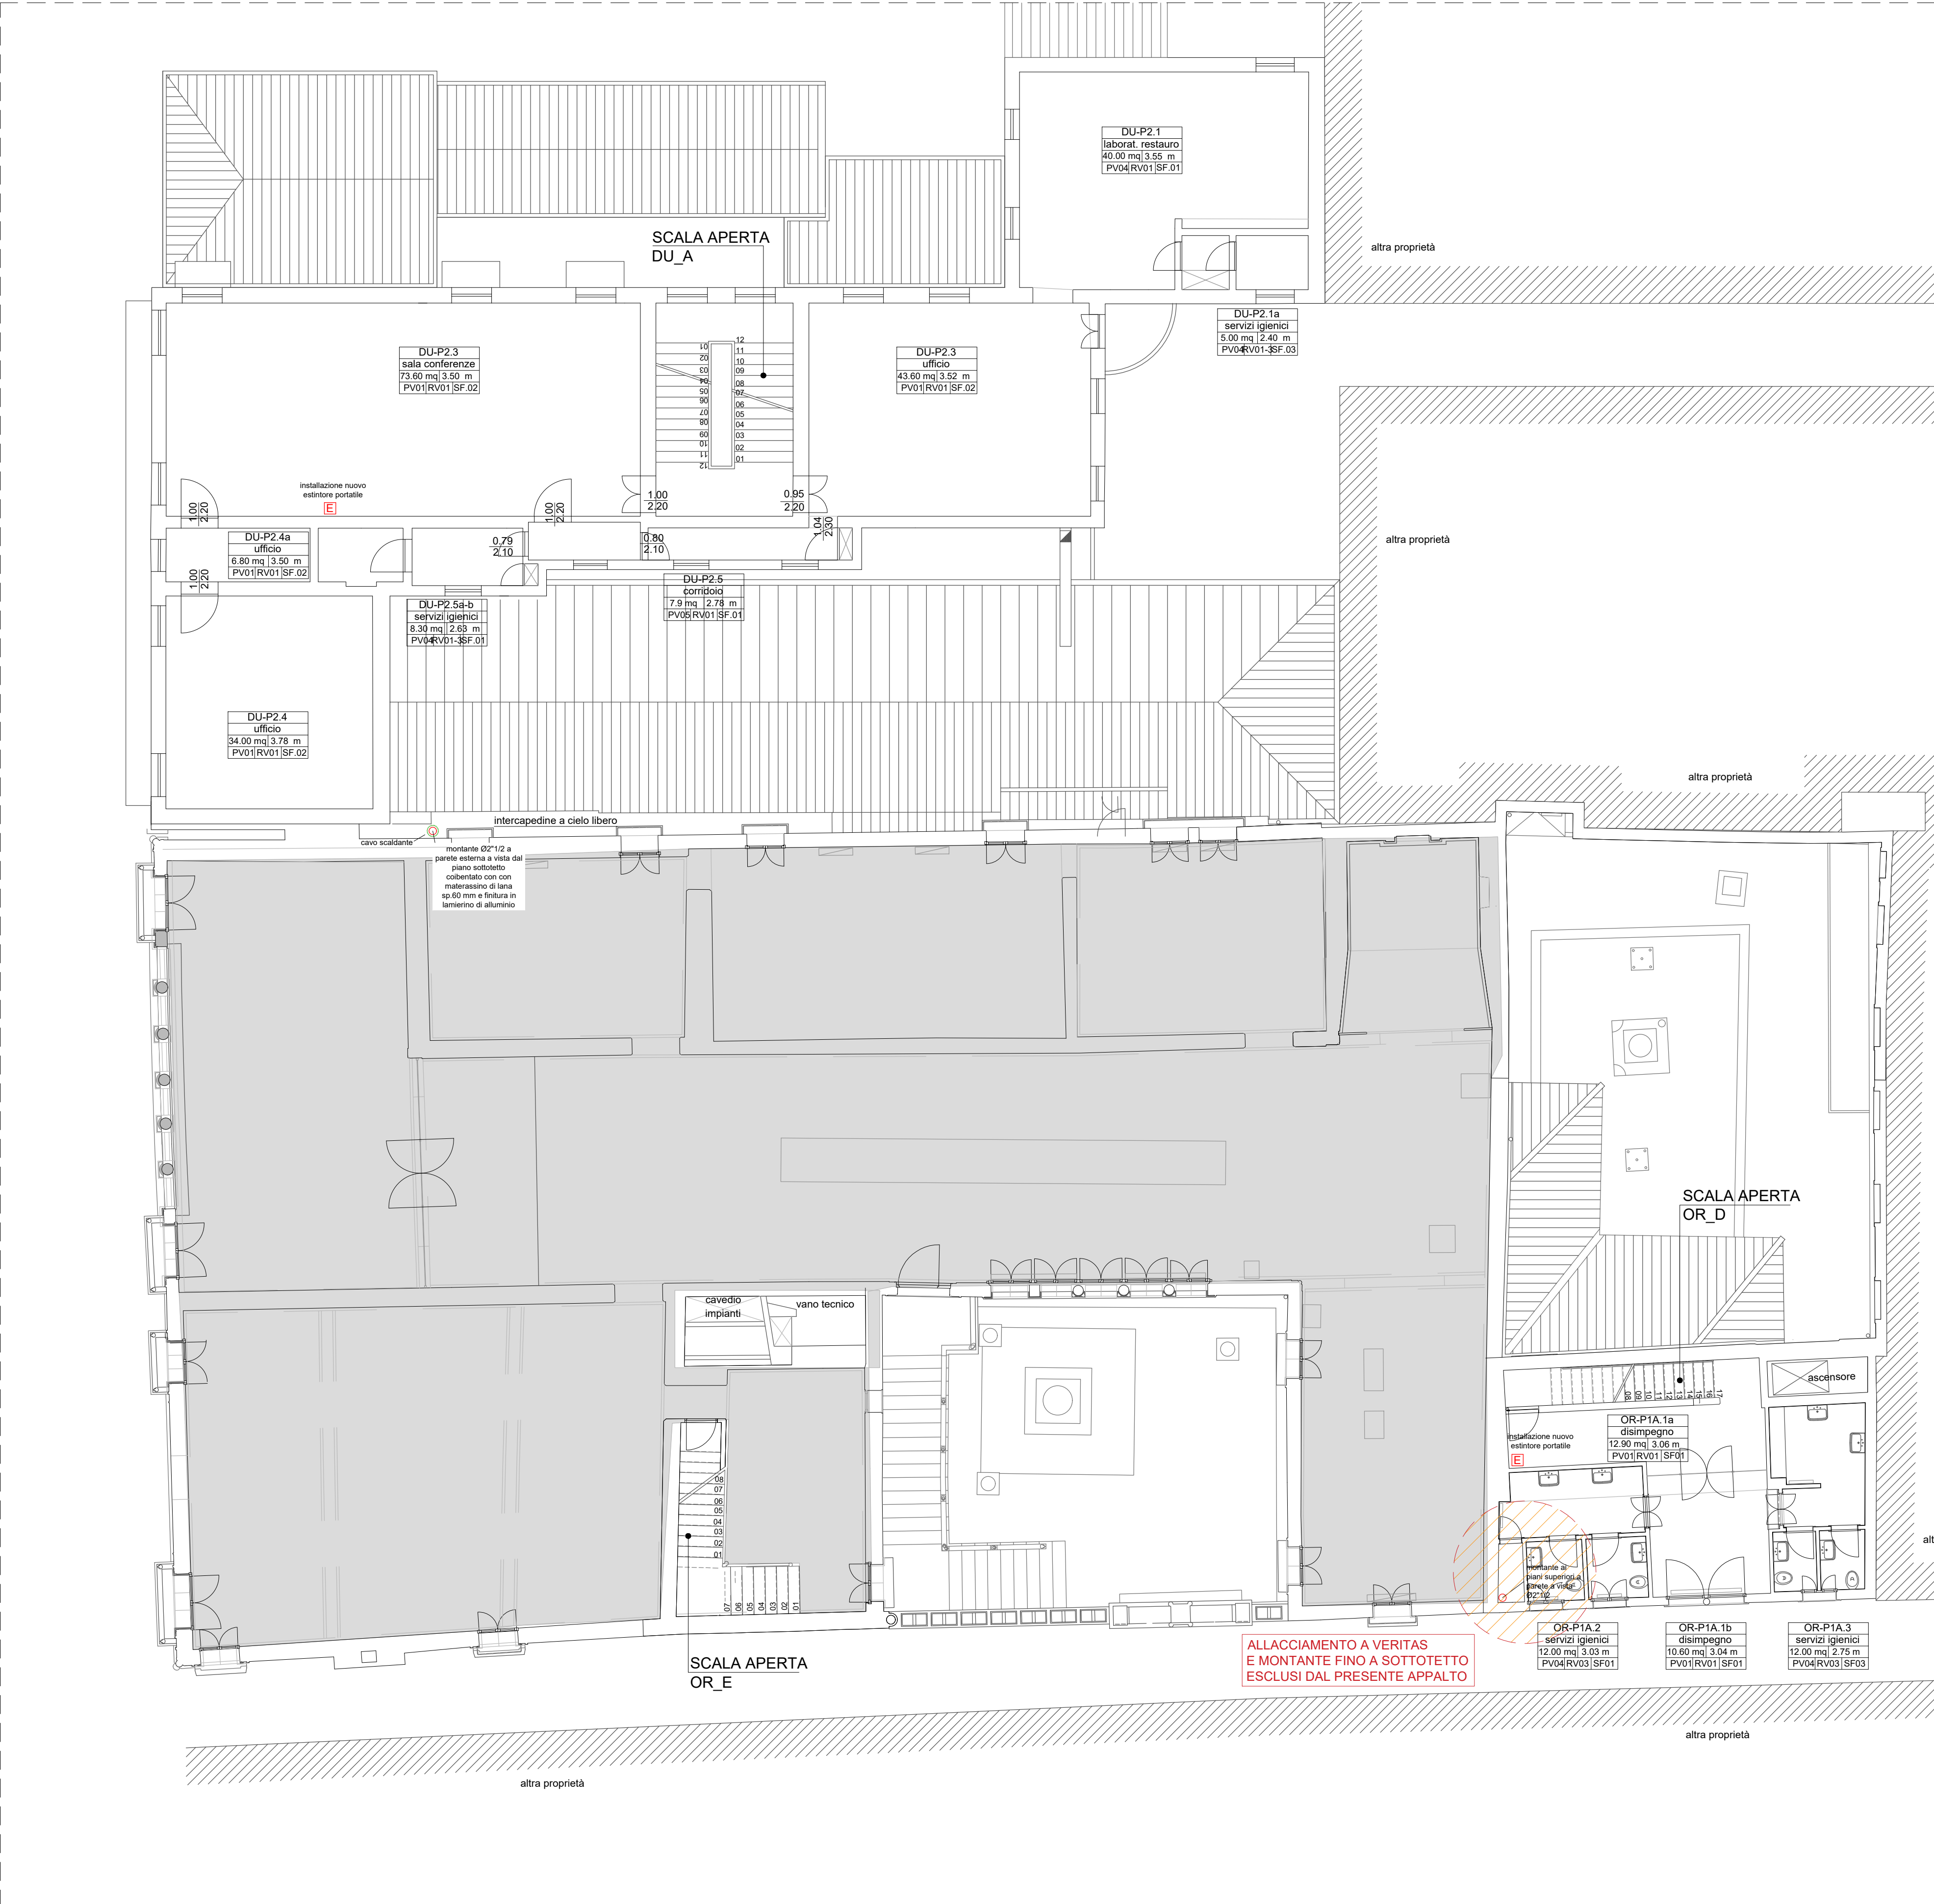

Palazzo Duodo - Pianta Piano Secondo  
Ca' D'Oro - Pianta Piano Primo Ammezzato  
Impianto Antincendio  
Scala 1:100

| LEGENDA SIMBOLI |                                                                                                                                                                                                                                             |
|-----------------|---------------------------------------------------------------------------------------------------------------------------------------------------------------------------------------------------------------------------------------------|
| Simbolo         | Descrizione                                                                                                                                                                                                                                 |
|                 | Tubazione adduzione impianto idranti antincendio, in acciaio zincato verniciato rosso - completa di cavo scaldante, coibentazione in materassino di lana di vetro sp.60mm e finitura in lamierino di alluminio sp.6/10mm nei tratti esterni |
|                 | cavo scaldante autoregolante con funzione antigelo completo di kit di alimentazione e termostato di linea                                                                                                                                   |
|                 | Pozzetto in CLS vibrato ed armato con raccordo polietilene/acciaio e giunto dielettrico compreso di chiusino carrabile                                                                                                                      |
|                 | Idrante UNI45 conforme a norma UNI EN671-2 a parete con lancia erogatrice con 3 regolazioni di getto e manichetta L=25 m - con cassetta in acciaio inox per l'installazione esterna                                                         |
|                 | Estintore a polvere da Kg 6 con capacita' estinguenta di 34A-233BC                                                                                                                                                                          |
|                 | Erogatore automatico ad aerosol di sali di potassio costituito da generatore staffato a parete monouso e monodose in acciaio inox, per applicazione del tipo a saturazione di ambiente, massa estinguenta 2800g.                            |
|                 | Interfaccia di attivazione di generatori di aerosol di sali di potassio                                                                                                                                                                     |
|                 | Interfaccia di attivazione di generatori di aerosol di sali di potassio con schermo lcd                                                                                                                                                     |
|                 | Fornitura e posa in opera di valvola lucchettabile a saracinesca per antincendio, UNI EN 12845, compresi box e fine corsa.                                                                                                                  |

| NOTA BENE - COMPARTIMENTAZIONI REI |                                                                                                                                                                                         |
|------------------------------------|-----------------------------------------------------------------------------------------------------------------------------------------------------------------------------------------|
| -                                  | TUTTE LE TUBAZIONI CHE PASSANO NELLE COMPARTIMENTAZIONI REI DOVRANNO ESSERE PROVVISTE DI SISTEMI ATTI A GARANTIRE IL RIPRISTINO DELLA RESISTENZA AL FUOCO DELLE STRUTTURE ATTRAVERSATE. |
| -                                  | I NUOVI IDRANTI UNI 45 DOVRANNO ESSERE INSTALLATI INCASSATI O ESTERNAMENTE ALLA PARETE IN FUNZIONE DELLA RICHIESTA SPECIFICA DELLA D.LL.                                                |
| -                                  | IL PERCORSO, IL POSIZIONAMENTO E LO STAFFAGGIO DELLE TUBAZIONI DEVONO ESSERE CONCORDATE ED APPROVATE PREVENTIVAMENTE DALLA D.LL. PRIMA DELLA POSA DELLE STESSE                          |



Ministero della cultura  
DIREZIONE GENERALE MUSEI  
DIREZIONE REGIONALE MUSEI VENETO



SEDE PRINCIPALE  
San Marco, 63 – 30124 VENEZIA  
tel. 041 2967611  
drm-ven@pec.cultura.gov.it  
drm-ven@cultura.gov.it

UFFICIO TECNICO  
Palazzo Grimani  
Castello, 4858 – 30122 VENEZIA  
tel. 041 2411507  
fax. 041 2411507

VENEZIA - GALLERIA GIORGIO FRANCHETTI ALLA CA' D'ORO

ADEGUAMENTO IMPIANTISTICO E NORMATIVO DEGLI IMPIANTI ELETTRICI, SPECIALI E ANTINCENDIO FINALIZZATO ALL'OTTENIMENTO DEL CERTIFICATO PREVENZIONE INCENDI  
I° STRALCIO

PROGETTO IMPIANTI ELETTRICI E SPECIALI  
I° STRALCIO PRIMO LIVELLO ESPOSITIVO

ELABORATO

E-EM004

PALAZZO DUODO-PIANO SECONDO  
CA' D'ORO-PIANO PRIMO AMMEZZATO  
IMPIANTO ANTINCENDIO

CODICE FILE04920E0004

PROGETTO ESECUTIVO

DATA

3 23/11/2023 Aggiornamento

2 15/06/2023 Aggiornamento

REV. DATADESCRIZIONE

Direzione regionale musei Veneto

Direttore  
dott. Daniele Ferrara

RUP del finanziamento  
CUP F76D14009710001  
arch. Annunziata Genchi

RUP del finanziamento  
CUP F76D19000030005  
arch. Giulia Passante



P.IVA/C.F. 01944500287  
Via XI Febbraio 2/a – 35020 Villatora di Saonara (PD)  
tel. +39 049 8798500  
e-mail: prisma@prismaengineering.it  
PEC: prisma@pec.prismaengineering.it



PROGETTISTA  
ing. Luciano Viero

OPERA PROTETTA AI SENSI DELLA LEGGE 22 APRILE 1941 n° 633 TUTTI I DIRITTI RISERVATI  
QUALSIASI RIPRODUZIONE ED UTILIZZO NON AUTORIZZATE SARANNO PERSEGUITE A RIGORE DI LEGGE