





MINISTERO DELLA CULTURA

DIREZIONE REGIONALE MUSEI VENETO

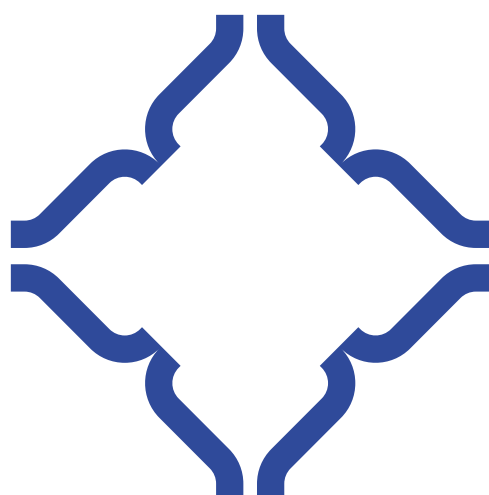

GALLERIA GIORGIO FRANCHETTI ALLA **CA'D'ORO**

PROGETTO	Progettazione impiantistica finalizzata all'adeguamento impiantistico e normativo impianti elettrici, speciali ed antincendio per ottenimento CPI - I° Stralcio CUP: F76D14009710001 - F76D19000030005 Venezia - Galleria Giorgio Franchetti alla Ca' d'Oro
COMMITTENTE	MINISTERO DELLA CULTURA Direzione regionale Musei Veneto RUP: arch. Annunziata Genchi
PROGETTAZIONE	Responsabile del progetto: arch. Annunziata Genchi Collaboratori al progetto: arch. Roberta Bartolone Impianti: ing. Luciano Viero (Prisma Engineering) Sicurezza: arch. Vincenzo Casali (Vincenzo Casali Studio)
FASE PROGETTUALE	PROGETTO ESECUTIVO AI SENSI DEL D.LGS N. 50/2016
CODICE	EG-IM.6
OGGETTO	PALAZZO DUODO - PIANO QUARTO / CA' D'ORO - PIANO SOTTOTETTO - IMPIANTO ANTINCENDIO
FILE	04920EO006
DATA	31-01-2024

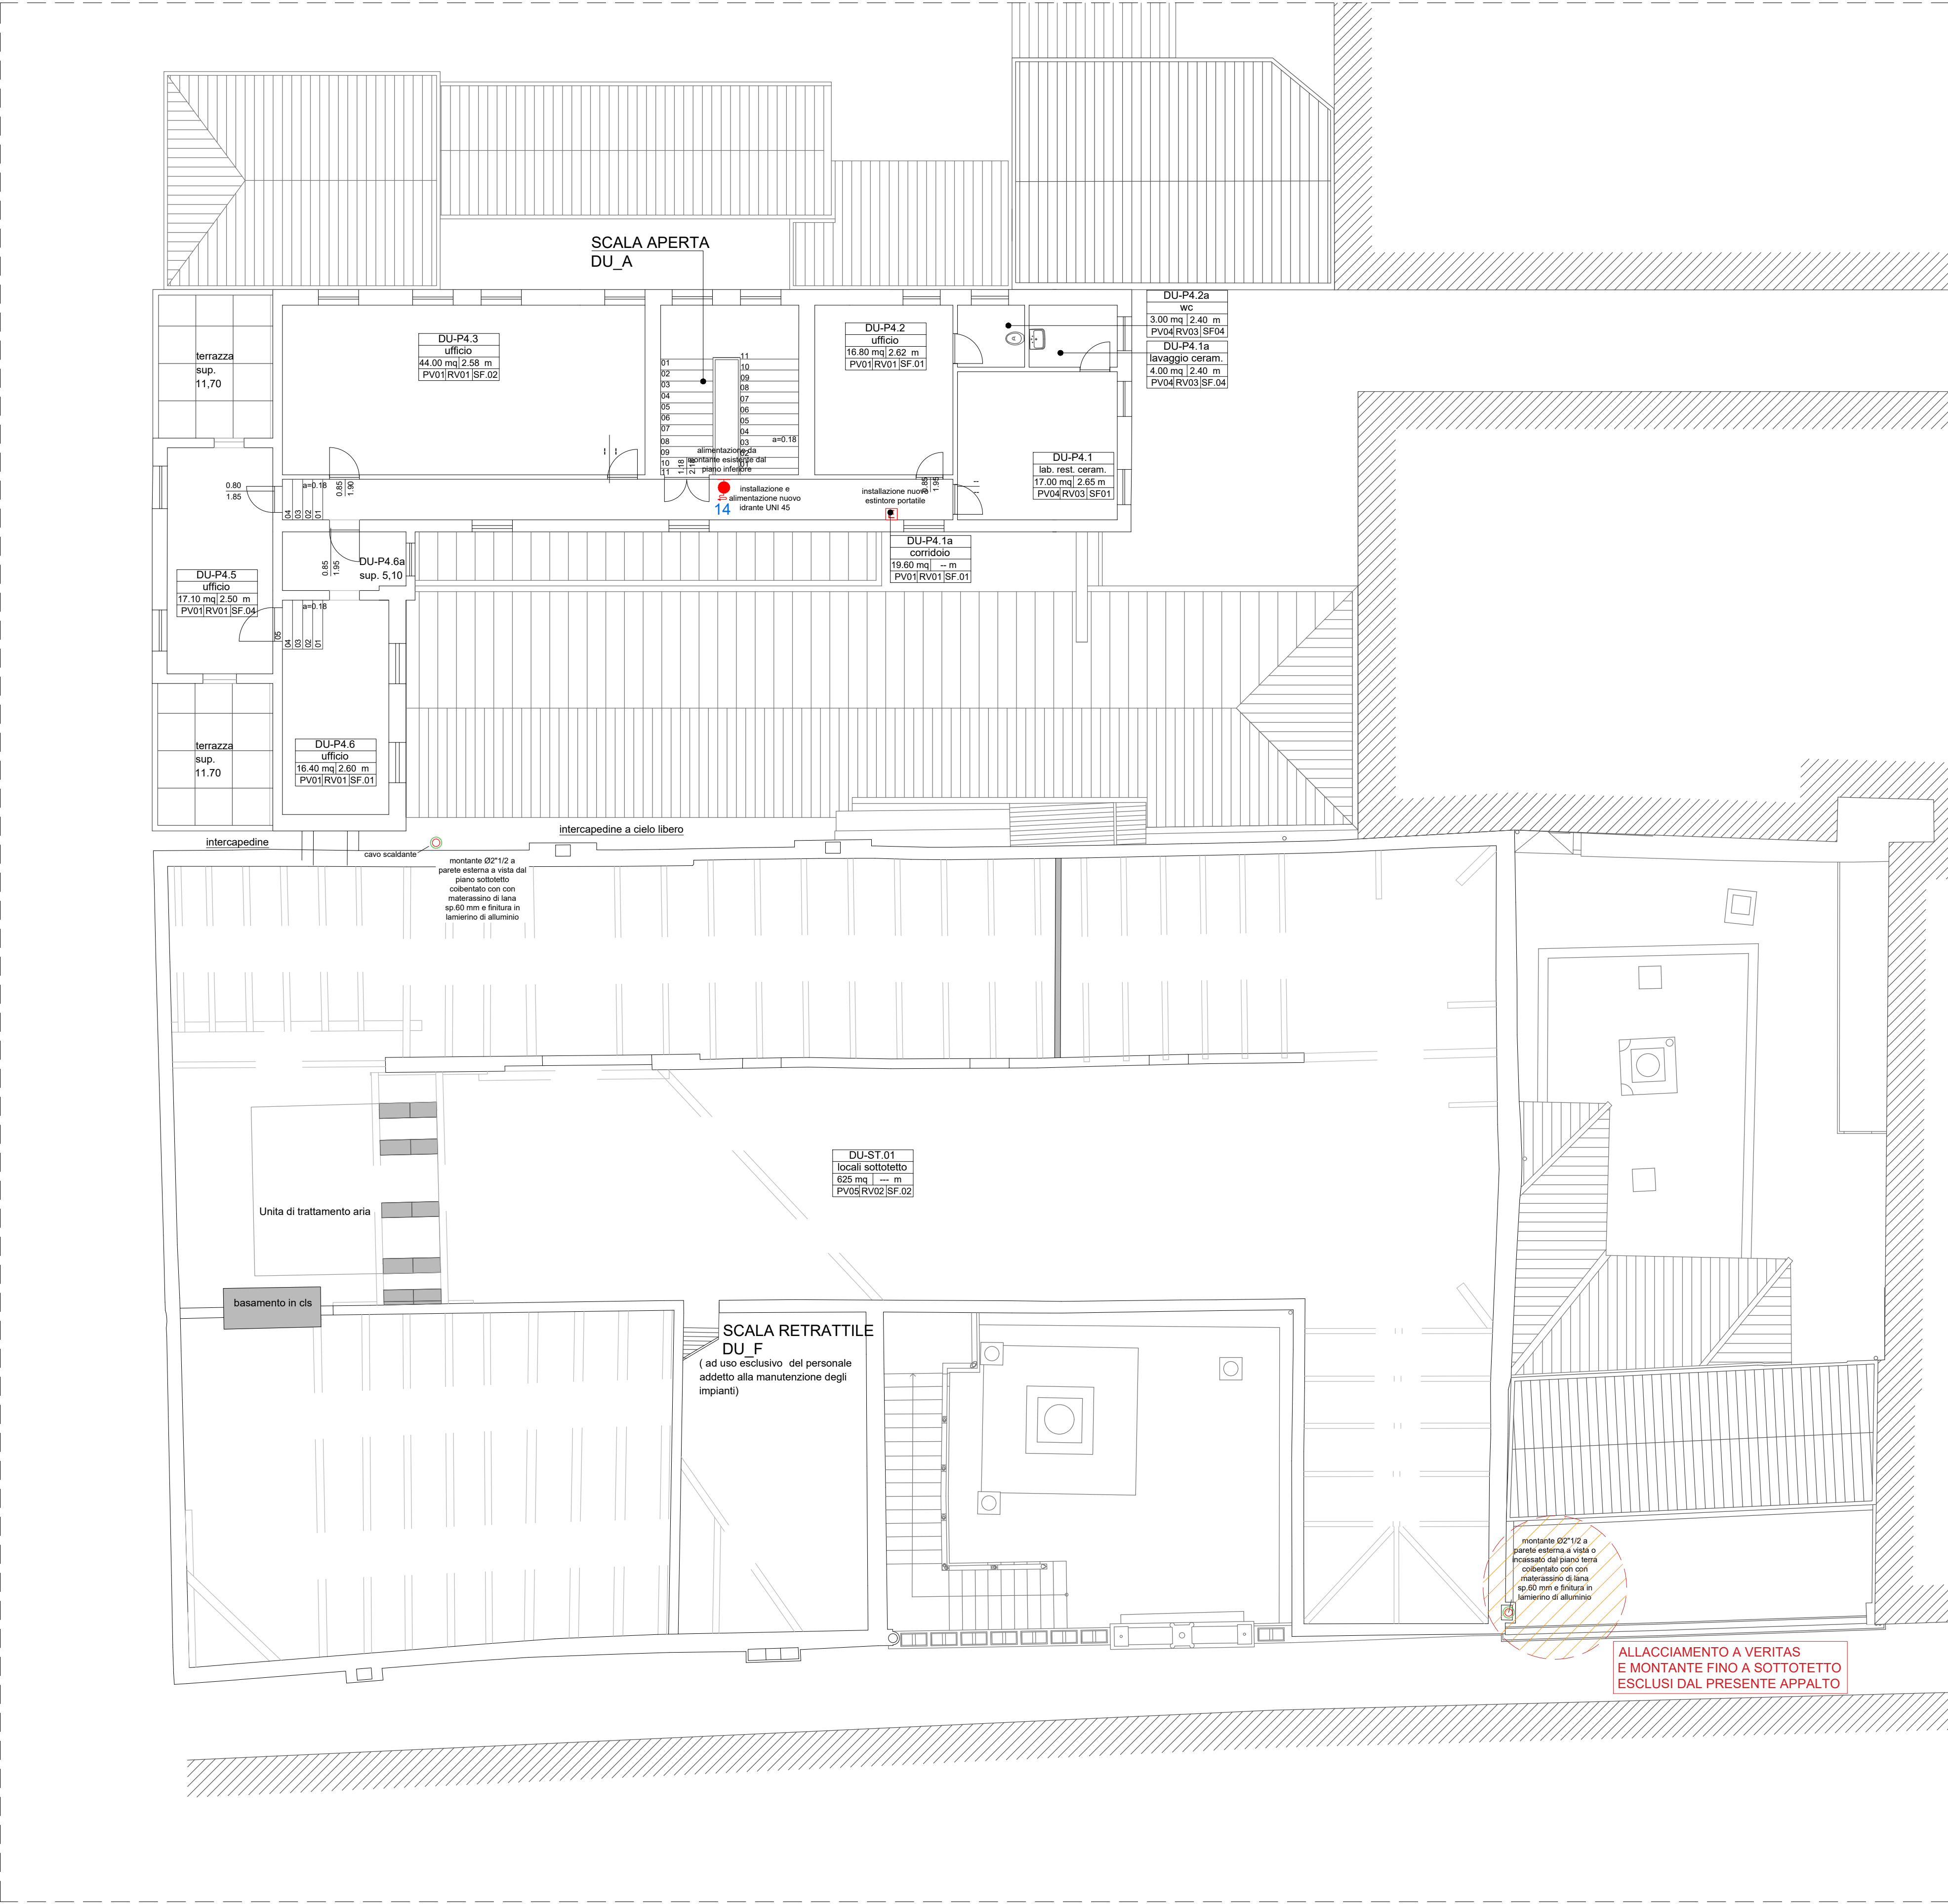

Palazzo Duodo - Pianta Piano Quarto
Ca' D'Oro - Pianta Piano Secondo
Impianto Antincendio
Scala 1:100

LEGENDA SIMBOLI

Simbolo	Descrizione
	Tubazione adduzione impianto idranti antincendio, in acciaio zincato verniciato rosso - completa di cavo scaldante, coibertizzazione in materassino di lana di vetro sp.60mm e finitura in lamierino di alluminio sp.6/10mm nei tratti esterni.
	cavo scaldante autoregolante con funzione antigelo completo di kit di alimentazione e termostato di linea
	Pozzetto in CLS vibrato ed armato con raccordo polietilene/acciaio e giunto dielettrico compreso di chiusino carrabile
	Idrante UNI45 conforme a norma UNI EN671-2 a parete con lancia erogatrice con 3 regolazioni di getto e manichetta L=25 m - con cassetta in acciaio inox per l'installazione esterna
	Estintore a polvere da Kg 6 con capacita' estinguenta di 34A-233BC
	Erogatore automatico ad aerosol di sali di potassio costituito da generatore staffato a parete monouso e monodose in acciaio inox, per applicazione del tipo a saturazione di ambiente, massa estinguenta 2800g.
	Interfaccia di attivazione di generatori di aerosol di sali di potassio
	Interfaccia di attivazione di generatori di aerosol di sali di potassio con schermo lcd
	Fornitura e posa in opera di valvola lucchettabile a saracinesca per antincendio, UNI EN 12845, compresi box e fine corsa.

NOTA BENE - COMPARTIMENTAZIONI REI

- TUTTE LE TUBAZIONI CHE PASSANO NELLE COMPARTIMENTAZIONI REI DOVRANNO ESSERE PROVVISI DI SISTEMI ATTI A GARANTIRE IL RIPRISTINO DELLA RESISTENZA AL FUOCO DELLE STRUTTURE ATTRAVERSATE.
- I NUOVI IDRANTI UNI 45 DOVRANNO ESSERE INSTALLATI INCASSATI O ESTERNAMENTE ALLA PARETE IN FUNZIONE DELLA RICHIESTA SPECIFICA DELLA D.LL.
- IL PERCORSO, IL POSIZIONAMENTO E LO STAFFAGGIO DELLE TUBAZIONI DEVONO ESSERE CONCORDATE ED APPROVATE PREVENTIVAMENTE DALLA D.LL. PRIMA DELLA POSA DELLE STESSE



Ministero della cultura
DIREZIONE GENERALE MUSEI
DIREZIONE REGIONALE MUSEI VENETO



SEDE PRINCIPALE
San Marco, 63 – 30124 VENEZIA
tel. 041 2967611
drm – ven@pec.cultura.gov.it
drm – ven@cultura.gov.it

UFFICIO TECNICO
Palazzo Grimani
Castello, 4858 – 30122 VENEZIA
tel. 041 2411507
fax. 041 2411507

VENEZIA - GALLERIA GIORGIO FRANCHETTI ALLA CA' D'ORO

ADEGUAMENTO IMPIANTISTICO E NORMATIVO DEGLI IMPIANTI ELETTRICI, SPECIALI E ANTINCENDIO FINALIZZATO ALL'OTTENIMENTO DEL CERTIFICATO PREVENZIONE INCENDI

I° STRALCIO

PROGETTO IMPIANTI ELETTRICI E SPECIALI

I° STRALCIO PRIMO LIVELLO ESPOSITIVO

ELABORATO

E-EM006

PALAZZO DUODO-PIANO QUARTO
CA' D'ORO-PIANO SOTTOTETTO
IMPIANTO ANTINCENDIO

CODICE FILE	04920EO006	PROGETTO ESECUTIVO	Progettista ing. Luciano Viero
DATA	Novembre 2023	3 23/11/2023 Aggiornamento 2 15/06/2023 Aggiornamento	
Direzione regionale musei Veneto		REV. DATA DESCRIZIONE	
Direttore dott. Daniele Ferrara			
RUP del finanziamento CUP F76D14009710001 arch. Annunziata Genchi			
RUP del finanziamento CUP F76D19000030005 arch. Giulia Passante			



P.IVA/C.F. 01944500287
Via XI Febbraio 2/c – 35020 Villatora di Saonara (PD)
tel. +39 049 8798500
e-mail: prisma@prismaengineering.it
PEC: prisma@pec.prismaengineering.it



LUCIANO VIERO
INGEGNERE
Soc. A - n° 3171
SETTORI
CIVILE - AMBI - INDUSTRIA - AGRICOLTURA

OPERA PROTETTA AI SENSI DELLA LEGGE 22 APRILE 1941 n° 633 TUTTI I DIRITTI RISERVATI
QUALSIASI RIPRODUZIONE ED UTILIZZO NON AUTORIZZATE SARANNO PERSEGUITE A RIGORE DI LEGGE