



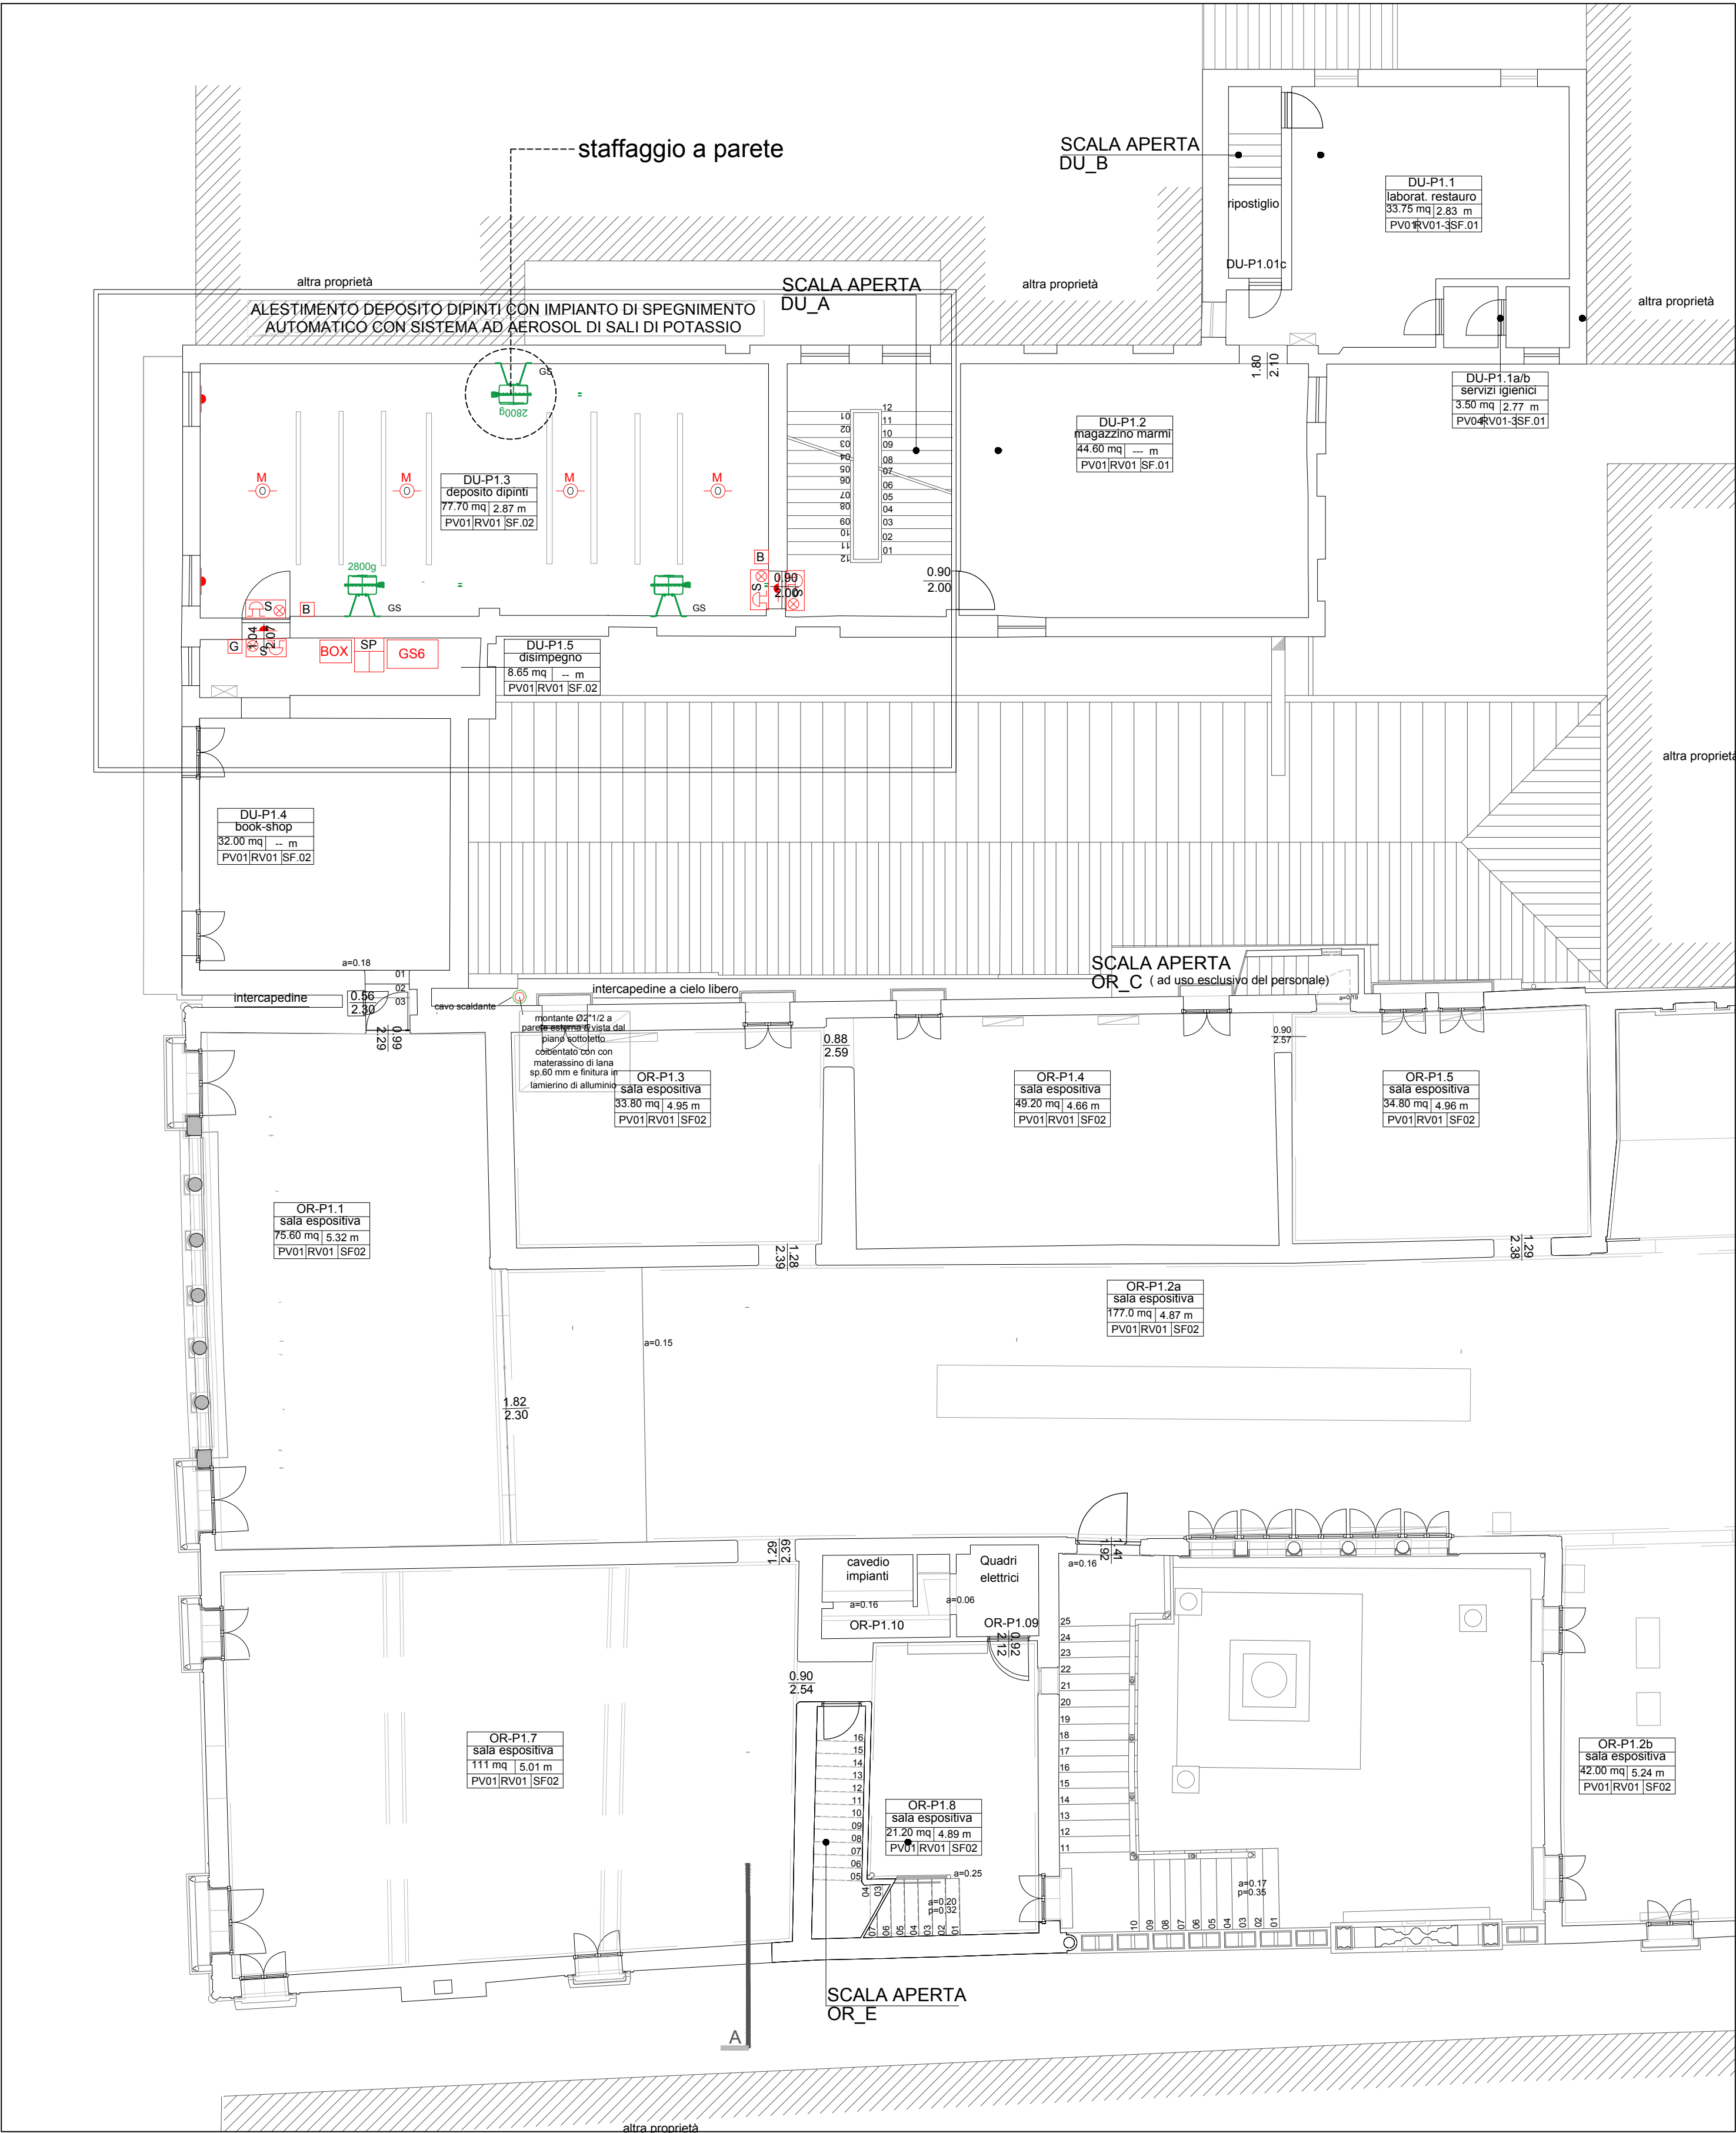


Palazzo Duodo - Pianta Piano Primo
Ca' D'Oro - Pianta Piano Primo
Impianto Antincendio deposito dipinti
Scala 1:100

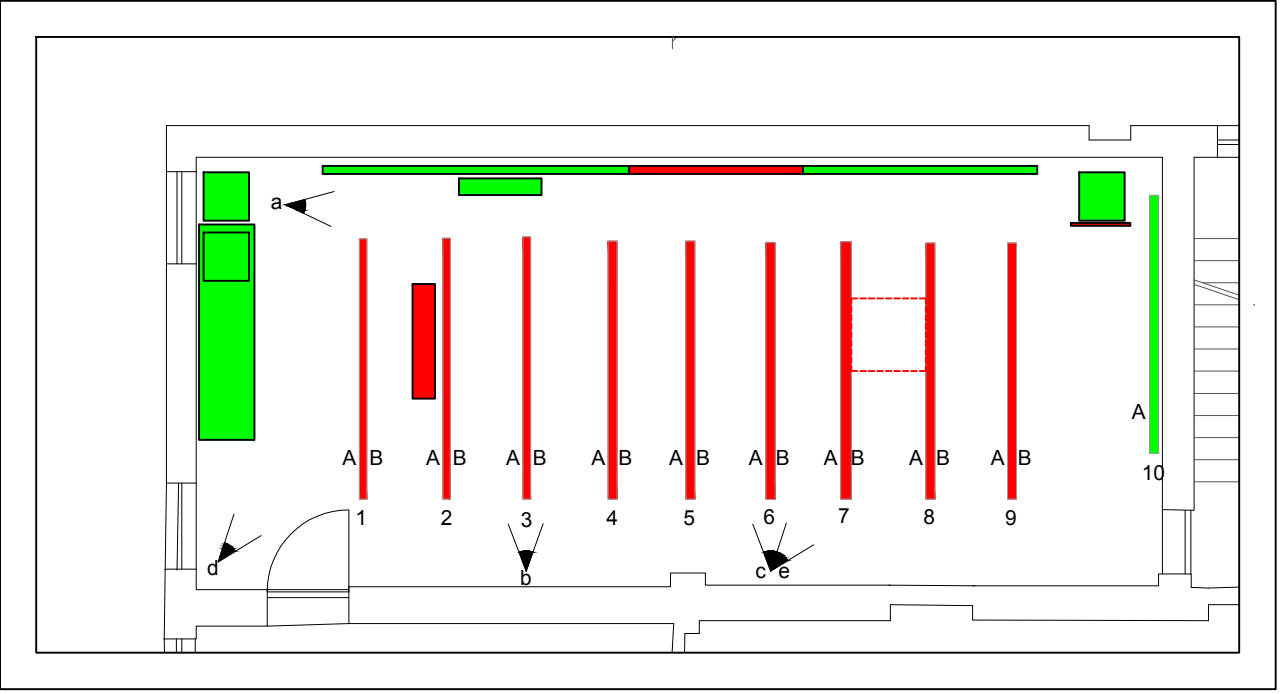

Deposito dipinti
Piano delle movimentazioni

da spostare
da proteggere

DEPOSITO DIPINTI						
n. rastrelliera	A	B	totale	casse	rotoli	DA MOVIMENTARE
1	15	6	21			21
2	6	5	11	1Ca		11+1Ca
3	5	6	11			11
4	18	8	26			26
5	15	4+1Co	20			20
6	3+3Co	4+1Co	7+4 Co			7+4Co
7	16Co	3+5Co	3+21 Co			3+21Co
8	9Co	5	5+9 Co			5+9Co
9	4	7+2Co	11+2 Co			11+2Co
10	2	//	2			
11 parete			22	4Ca	11R	4+11R
TOTALE			139+36 Co	5Ca	R11	119+1Ca+36Co+11R

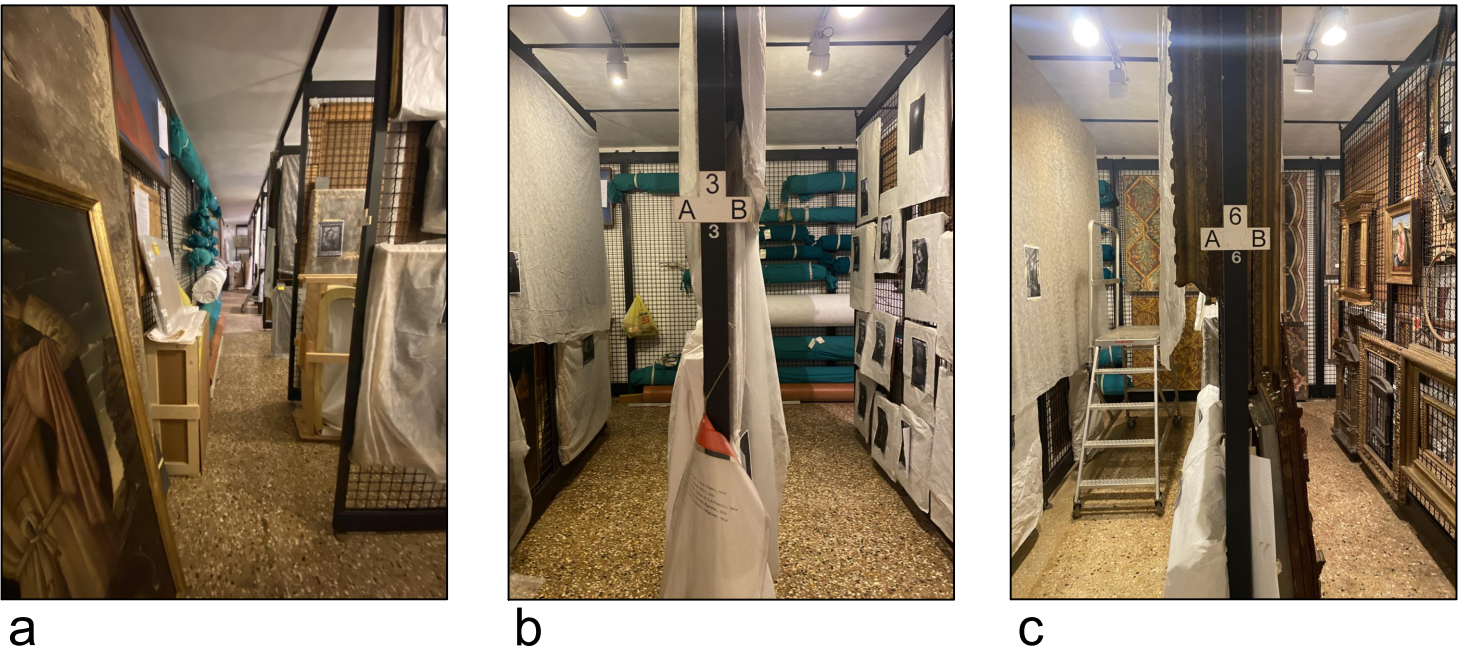

LEGENDA SIMBOLI IMPIANTI ELETTRICI	
Simbolo	Descrizione
	Centralina impianto di spegnimento
	Alimentazione erogatore automatico ad aerosol
	Contatto magnetico
	Pannello ottico-acustico di allarme attivazione impianto di spegnimento
	Pulsante manuale di attivazione scarica (GIALLO)
	Pulsante manuale di interruzione scarica (BLU)
	Rivelatore multicriterio
	Punto collegamento monofase

LEGENDA SIMBOLI	
	Descrizione
	Tubazione adduzione impianto idranti antincendio, in acciaio zincato verniciato rosso - completa di cavo scaldante, colibentazione in materassino di lana di vetro sp.60mm e finitura in laminario di alluminio sp.6/10mm nei tratti esterni.
	cavo scaldante autoregolante con funzione antigelo completo di kit di alimentazione e termostato di linea
	Pozzetto in CLS vibrato ed armato con raccordo polietilene/acciaio e giunto dielettrico compreso di chiusura carrabile
	Idrante UNI45 conforme a norma UNI EN671-2 a parete con lancia erogatrice con 3 regolazioni di getto e manichetta L=25 m - con cassetta in acciaio inox per l'installazione esterna
	Estintore a polvere da Kg 6 con capacita' estingvente di 34A-233BC
	Erogatore automatico ad aerosol di sali di potassio costituito da generatore staffato a parete monouso e monodose in acciaio inox, per applicazione del tipo a saturazione di ambiente, massa estingvente 2800g.
	Interfaccia di attivazione di generatori di aerosol di sali di potassio
	Interfaccia di attivazione di generatori di aerosol di sali di potassio con schermo lcd
	Fornitura e posa in opera di valvola lucchettabile a saracinesca per antincendio, UNI EN 12845, compresi box e fine corsa.



PROGETTO	Progettazione impiantistica finalizzata all'adeguamento impiantistico e normativo impianti elettrici, speciali ed antincendio per ottenimento CPI - I° Stralcio CUP: F76D14009710001 - F76D19000030005 Venezia - Galleria Giorgio Franchetti alla Ca' d'Oro
COMMITTENTE	MINISTERO DELLA CULTURA Direzione regionale Musei Veneto RUP: arch. Annunziata Genchi
PROGETTAZIONE	Responsabile del progetto: arch. Annunziata Genchi Collaboratori al progetto: arch. Roberta Bartolone Impianti: ing. Luciano Viero (Prisma Engineering) Sicurezza: arch. Vincenzo Casali (Vincenzo Casali Studio)
FASE PROGETTUALE	PROGETTO ESECUTIVO AI SENSI DEL D.LGS N. 50/2016
CODICE	EG-MOA.1
OGGETTO	CA' D'ORO - PIANO PRIMO - MOVIMENTAZIONI
FILE	GGF-MOA
DATA	31-01-2024